

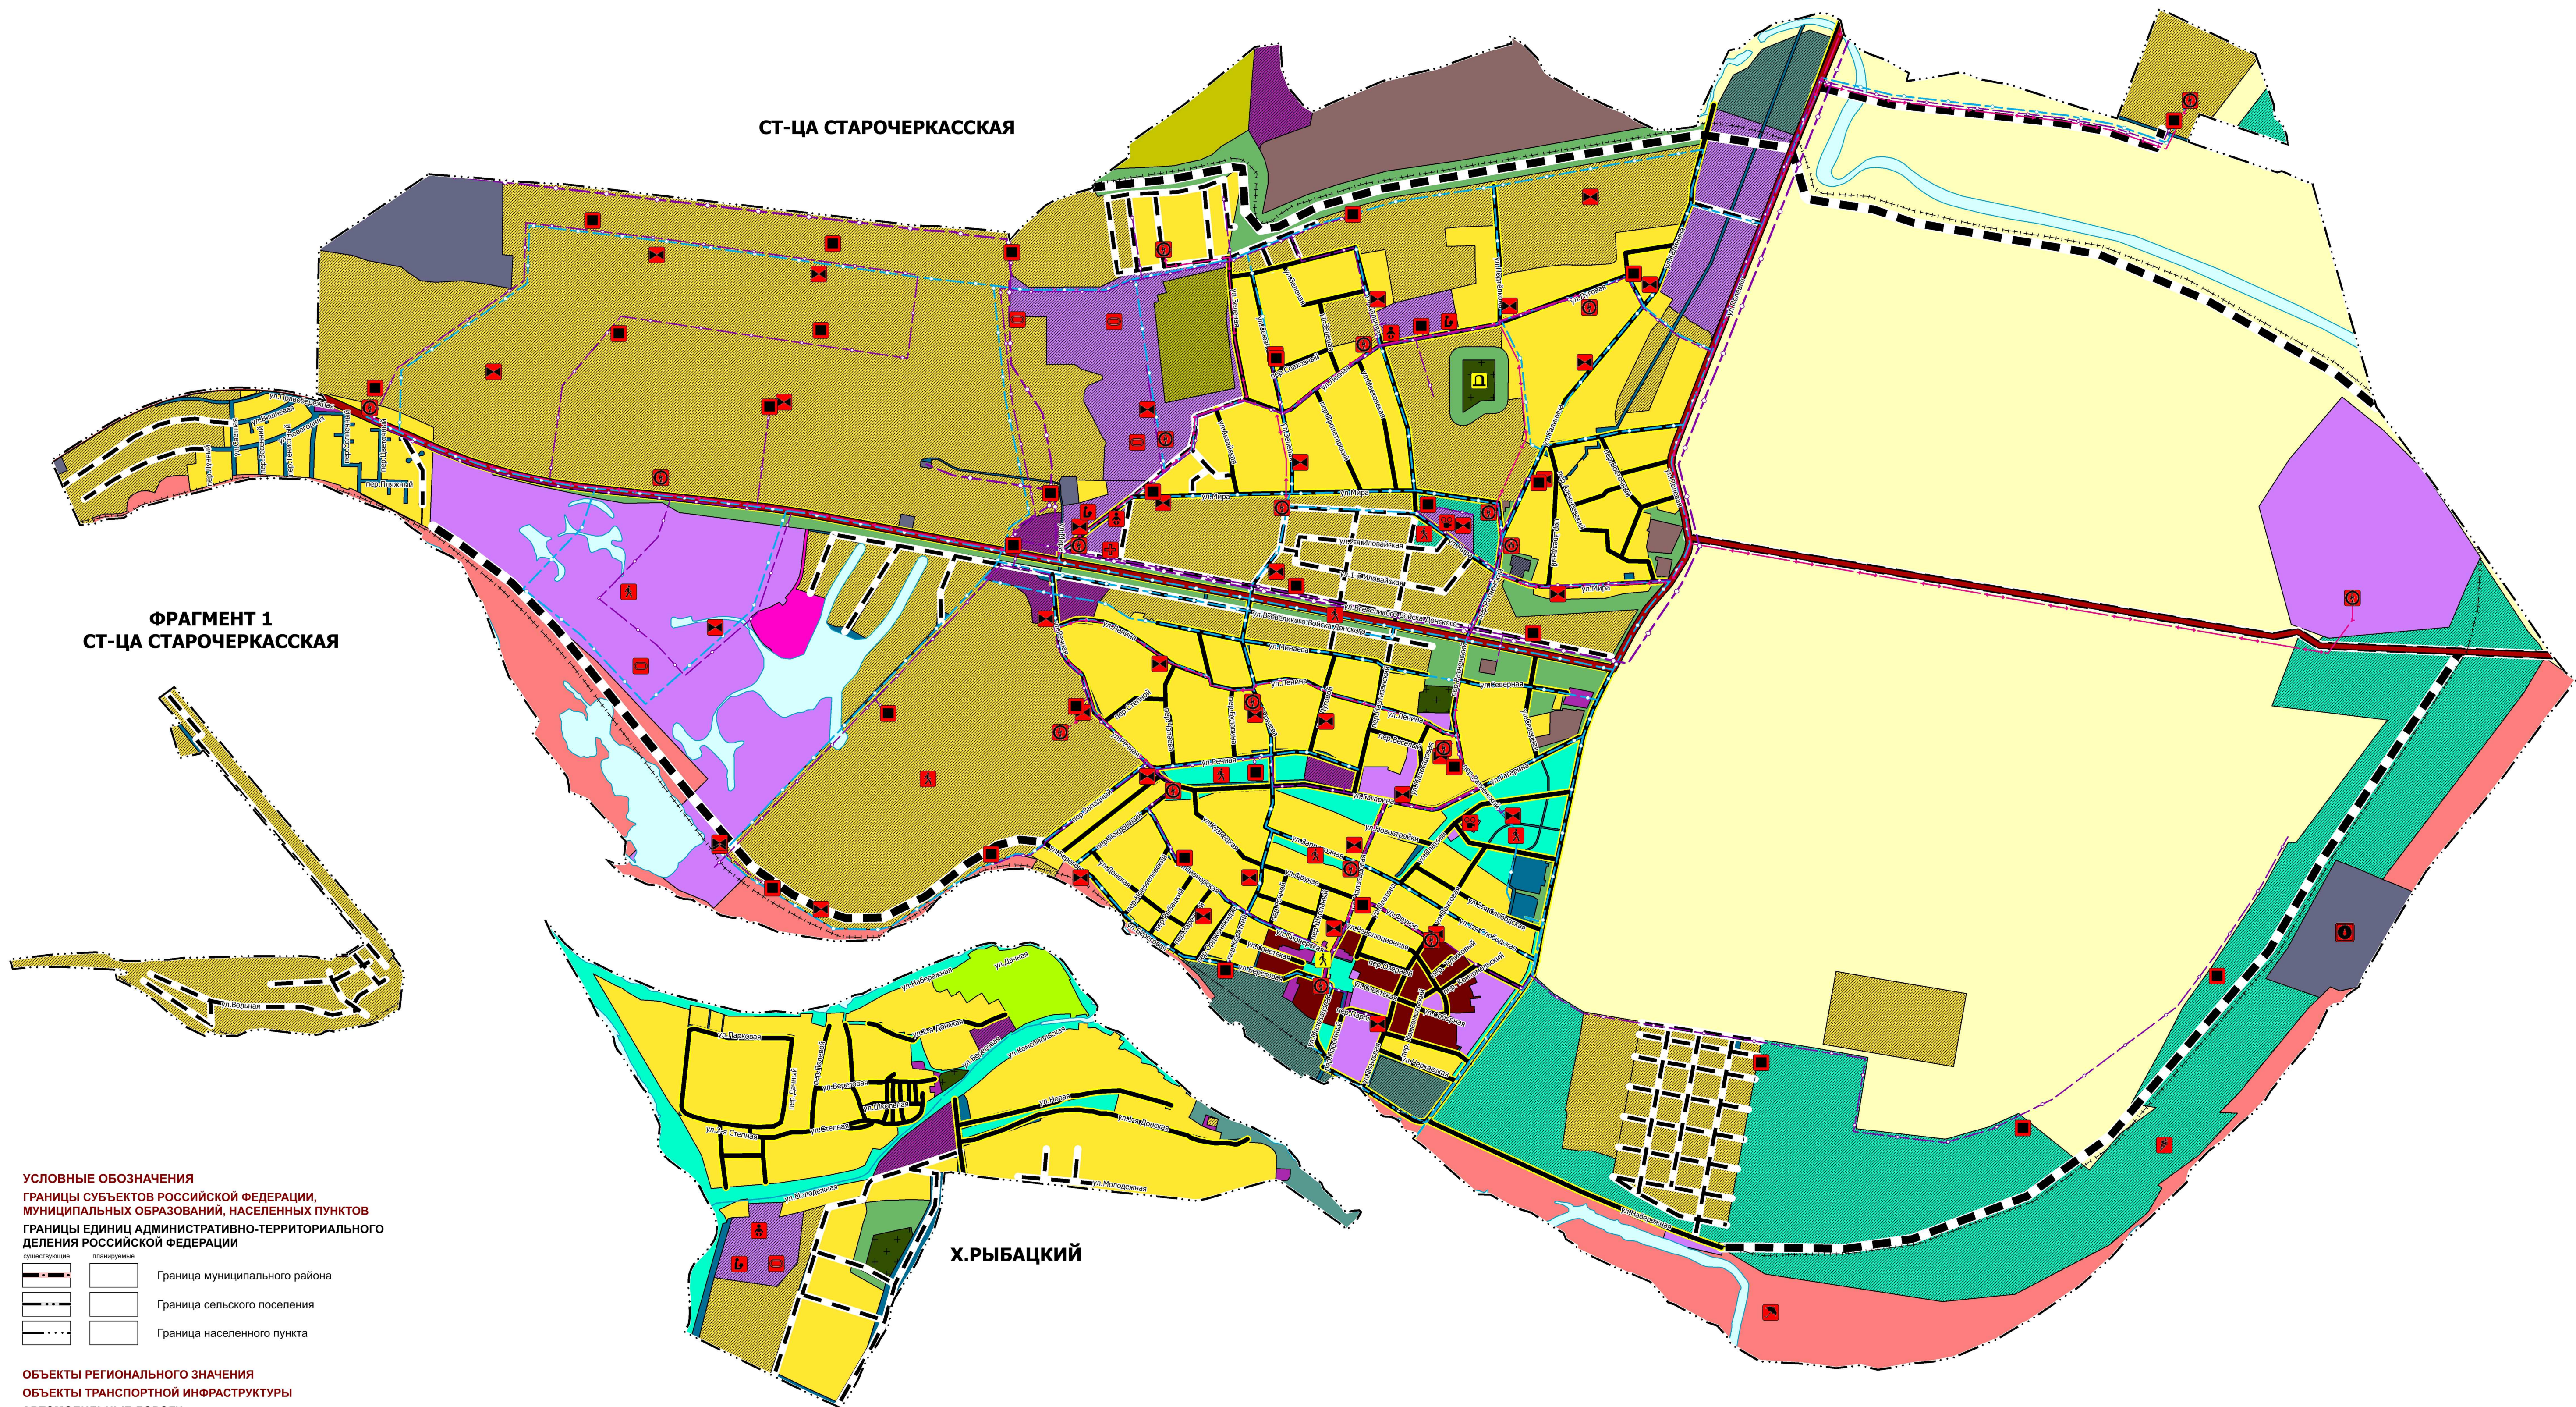


ПРОЕКТ ВНЕСЕНИЯ ИЗМЕНЕНИЙ В ГЕНЕРАЛЬНЫЙ ПЛАН СТАРОЧЕРКАССКОГО СЕЛЬСКОГО ПОСЕЛЕНИЯ
АКСАЙСКОГО МУНИЦИПАЛЬНОГО РАЙОНА РОСТОВСКОЙ ОБЛАСТИ
УТВЕРЖДАЕМАЯ ЧАСТЬ

КАРТА ФУНКЦИОНАЛЬНЫХ ЗОН СТ-ЦА СТАРОЧЕРКАССКАЯ, Х.РЫБАЦКИЙ, Х.КРАСНОДВОРСК. М 1:10 000

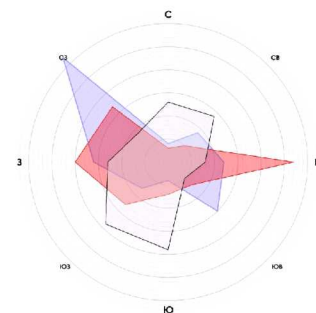

ФРАГМЕНТ 1
СТ-ЦА СТАРОЧЕРКАССКАЯ

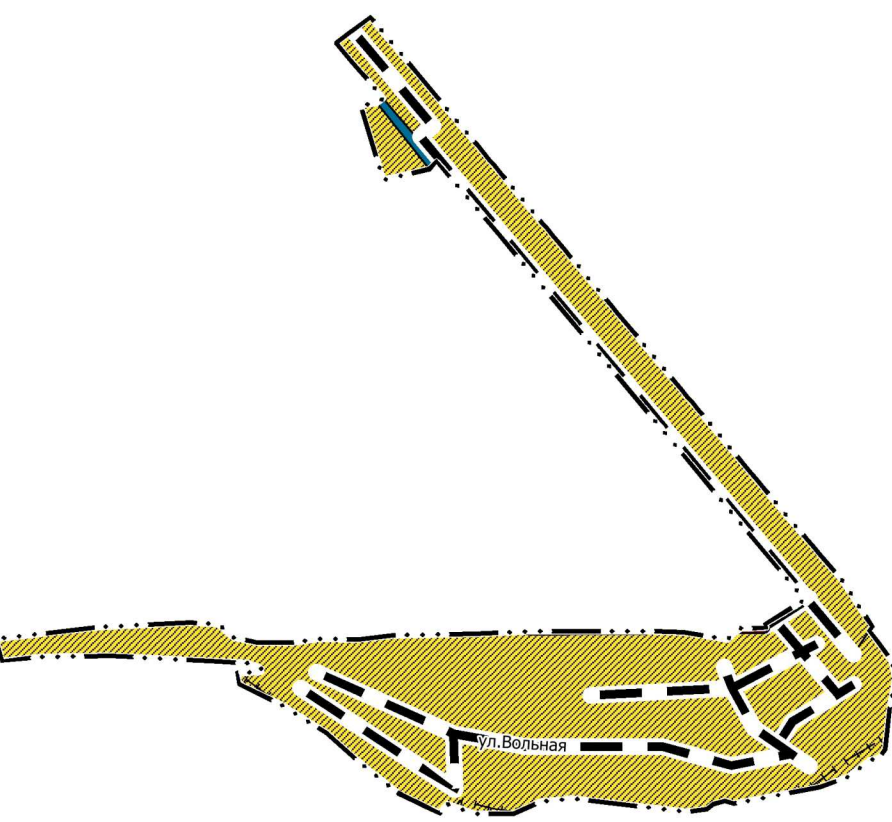

УСЛОВНЫЕ ОБОЗНАЧЕНИЯ
ГРАНИЦЫ СУБЪЕКТОВ РОССИЙСКОЙ ФЕДЕРАЦИИ,
МУНИЦИПАЛЬНЫХ ОБРАЗОВАНИЙ, НАСЕЛЕННЫХ ПУНКТОВ
ГРАНИЦЫ ЕДИНИЦ АДМИНИСТРАТИВНО-ТЕРРИТОРИАЛЬНОГО
ДЕЛЕНИЯ РОССИЙСКОЙ ФЕДЕРАЦИИ

Граница муниципального района	Граница сельского поселения	Граница населенного пункта
-------------------------------	-----------------------------	----------------------------

ОБЪЕКТЫ РЕГИОНАЛЬНОГО НАЗНАЧЕНИЯ
ОБЪЕКТЫ ТРАНСПОРТНОЙ ИНФРАСТРУКТУРЫ
АВТОМОБИЛЬНЫЕ ДОРОГИ
Автомобильные дороги регионального или межмуниципального значения

Автомобильная дорога	Железнодорожная линия	Водозабор
----------------------	-----------------------	-----------

ОБЪЕКТЫ ТРУБОПРОВОДНОГО ТРАНСПОРТА И ИНЖЕНЕРНОЙ ИНФРАСТРУКТУРЫ
ОБЪЕКТЫ ВОДОСНАБЖЕНИЯ
Водозабор

Водозабор	Водопровод	Водоотвод
-----------	------------	-----------

ОБЪЕКТЫ МЕСТНОГО (РАЙОННОГО) НАЗНАЧЕНИЯ
ОБЪЕКТЫ ТРАНСПОРТНОЙ ИНФРАСТРУКТУРЫ
АВТОМОБИЛЬНЫЕ ДОРОГИ
Автомобильные дороги местного значения

Автомобильная дорога	Железнодорожная линия	Водозабор
----------------------	-----------------------	-----------

ОБЪЕКТЫ ТРУБОПРОВОДНОГО ТРАНСПОРТА И ИНЖЕНЕРНОЙ ИНФРАСТРУКТУРЫ
ОБЪЕКТЫ ДОБЫЧИ И ТРАНСПОРТИРОВКИ ГАЗА
Пункт регулирования газа (ПРГ)

Пункт регулирования газа (ПРГ)	Газопровод	Газопровод
--------------------------------	------------	------------

РАСПРЕДЕЛИТЕЛЬНЫЕ ТРУБОПРОВОДЫ ДЛЯ ТРАНСПОРТИРОВКИ ГАЗА
Газопровод, распределительный высокого давления

Газопровод, распределительный высокого давления	Газопровод, распределительный среднего давления	Газопровод, распределительный низкого давления
---	---	--

ОБЪЕКТЫ СОЦИАЛЬНОЙ ИНФРАСТРУКТУРЫ, ОТДЫХА И ТУРИЗМА, САНАТОРНО-КУРОРТНОГО НАЗНАЧЕНИЯ
ОБЪЕКТЫ ФИЗИЧЕСКОЙ КУЛЬТУРЫ И МАССОВОГО СПОРТА
Объект спорта, включающий раздельно нормируемые спортивные сооружения (объекты) (в т. ч. физкультурно-оздоровительный комплекс)

Объект спорта	Спортивное сооружение
---------------	-----------------------

ОБЪЕКТЫ ОБРАЗОВАНИЯ И НАУКИ
Общеобразовательная организация

Общеобразовательная организация	Дошкольная образовательная организация
---------------------------------	--

ОБЪЕКТЫ КУЛЬТУРЫ И ИСКУССТВА
Объект культурного наследия (памятник истории и культуры)

Объект культурного наследия	Объект культурного наследия (памятник истории и культуры)
-----------------------------	---

ОБЪЕКТЫ ЗДРАВООХРАНЕНИЯ
Лечебно-профилактическая медицинская организация, оказывающая медицинскую помощь в амбулаторных условиях и (или) в условиях дневного стационара

Лечебно-профилактическая медицинская организация	Оказывающая медицинскую помощь в амбулаторных условиях и (или) в условиях дневного стационара
--	---

ОБЪЕКТЫ МЕСТНОГО НАЗНАЧЕНИЯ
ОБЪЕКТЫ СОЦИАЛЬНОЙ ИНФРАСТРУКТУРЫ, ОТДЫХА И ТУРИЗМА, САНАТОРНО-КУРОРТНОГО НАЗНАЧЕНИЯ
ОБЩЕСТВЕННЫЕ ПРОСТРАНСТВА
Тематический парк

Тематический парк	Пешеходная зона	Благоустроенный пляж, место массовой околоречной рекреации
-------------------	-----------------	--

ОБЪЕКТЫ ТРАНСПОРТНОЙ ИНФРАСТРУКТУРЫ
УЛИЧНО-ДОРОЖНАЯ СЕТЬ СЕЛЬСКОГО НАСЕЛЕННОГО ПУНКТА
Поселковая дорога

Поселковая дорога	Главная улица	Улица в жилой застройке
-------------------	---------------	-------------------------

ОБЪЕКТЫ ТРУБОПРОВОДНОГО ТРАНСПОРТА И ИНЖЕНЕРНОЙ ИНФРАСТРУКТУРЫ
ЭЛЕКТРИЧЕСКИЕ ПОДСТАНЦИИ
Трансформаторная подстанция (ТП)

Трансформаторная подстанция (ТП)	Распределительный пункт (РП)
----------------------------------	------------------------------

ЛИНИИ ЭЛЕКТРОПЕРЕДАЧИ (ЛЭП)
Линии электропередачи 10 кВ

Линии электропередачи 10 кВ	Линии электропередачи 10 кВ
-----------------------------	-----------------------------

ОБЪЕКТЫ ДОБЫЧИ И ТРАНСПОРТИРОВКИ ГАЗА
Пункт регулирования газа (ПРГ)

Пункт регулирования газа (ПРГ)	Газопровод	Газопровод
--------------------------------	------------	------------

РАСПРЕДЕЛИТЕЛЬНЫЕ ТРУБОПРОВОДЫ ДЛЯ ТРАНСПОРТИРОВКИ ГАЗА
Газопровод, распределительный высокого давления

Газопровод, распределительный высокого давления	Газопровод, распределительный среднего давления	Газопровод, распределительный низкого давления
---	---	--

СЕТИ ВОДОСНАБЖЕНИЯ
Водопровод

Водопровод	Водоотвод
------------	-----------

ОБЪЕКТЫ ВОДООТВЕДЕНИЯ
Очистные сооружения (КОС)

Очистные сооружения (КОС)	Сооружения для защиты от затопления и подтопления
---------------------------	---

ОБЪЕКТЫ ИНЖЕНЕРНОЙ ЗАЩИТЫ ОТ ОПАСНЫХ ГЕОЛОГИЧЕСКИХ ПРОЦЕССОВ
Сооружения для защиты от затопления и подтопления

Сооружения для защиты от затопления и подтопления	Кладбище
---	----------

ИНЫЕ ОБЪЕКТЫ МЕСТНОГО НАЗНАЧЕНИЯ
МЕСТА ПОГРЕБЕНИЯ
Кладбище

Кладбище	Кладбище
----------	----------


ФУНКЦИОНАЛЬНЫЕ ЗОНЫ
Зона застройки индивидуальными жилыми домами

Зона застройки индивидуальными жилыми домами	Общественно-деловые зоны	Многофункциональная общественно-деловая зона	Зона специализированной общественной застройки	Зона исторической застройки	Производственные зоны, зоны инженерной и транспортной инфраструктуры	Зона инженерной инфраструктуры	Зона транспортной инфраструктуры	Зона сельскохозяйственного использования	Зона садоводческих, огороднических или дачных некоммерческих объединений граждан	Производственная зона сельскохозяйственных предприятий	Зоны рекреационного назначения	Зона озелененных территорий общего пользования (лесопарки, парки, сады, скверы, бульвары, городские леса)	Зона отдыха	Зона кладбищ	Зона озелененных территорий специального назначения	Зона акваторий
--	--------------------------	--	--	-----------------------------	--	--------------------------------	----------------------------------	--	--	--	--------------------------------	---	-------------	--------------	---	----------------

ПРИРОДНЫЕ ОБЪЕКТЫ
ПОВЕРХНОСТНЫЕ ВОДНЫЕ ОБЪЕКТЫ
Водоток (река, ручей, канал)

Водоток (река, ручей, канал)	Водоём (озеро, пруд, обводненный карьер, водохранилище)
------------------------------	---

ФРАГМЕНТ 2
Х.КРАСНОДВОРСК

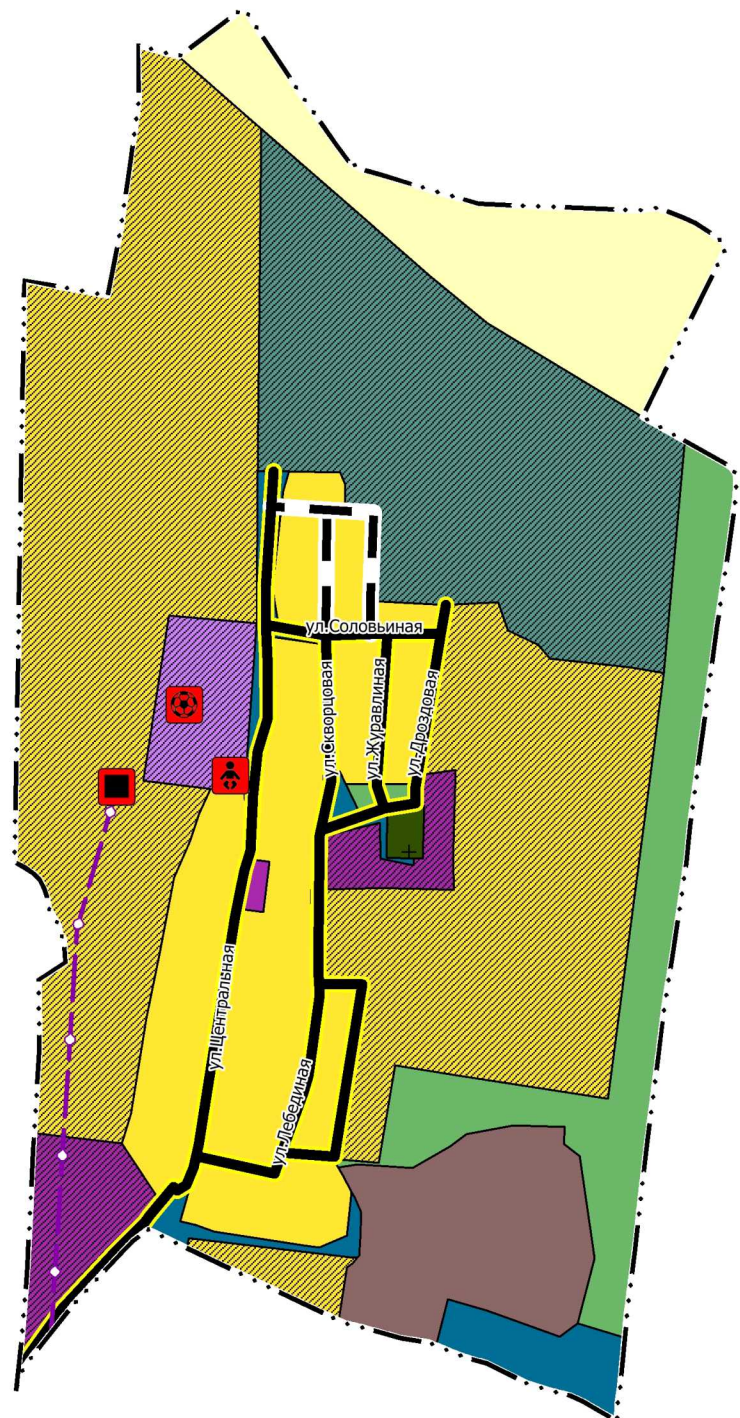

Общество с ограниченной ответственностью "Научно-проектная организация "Юный градостроительный центр"			
Директор	С. Ю. Трухачев		
Главный архитектор проекта	А. Ю. Прохоров		
Руководитель рабочей группы	Т. Е. Шанин		
Инженер	Н. В. Иванова		
Заказчик:	Администрация муниципального образования «Акса́йский муниципальный район»		
Проект:	Проект внесения изменений в генеральный план Старочеркасского сельского поселения Аксайского муниципального района Ростовской области		
Чертёж:	Карта функциональных зон ст-ца Старочеркасская, х. Рыбачий, х. Краснодарск		
г. Ростов-на-Дону 2022 г.	Дата № 50/55/55-2022	Масштаб 1:10 000	Формат 105x105(9)